

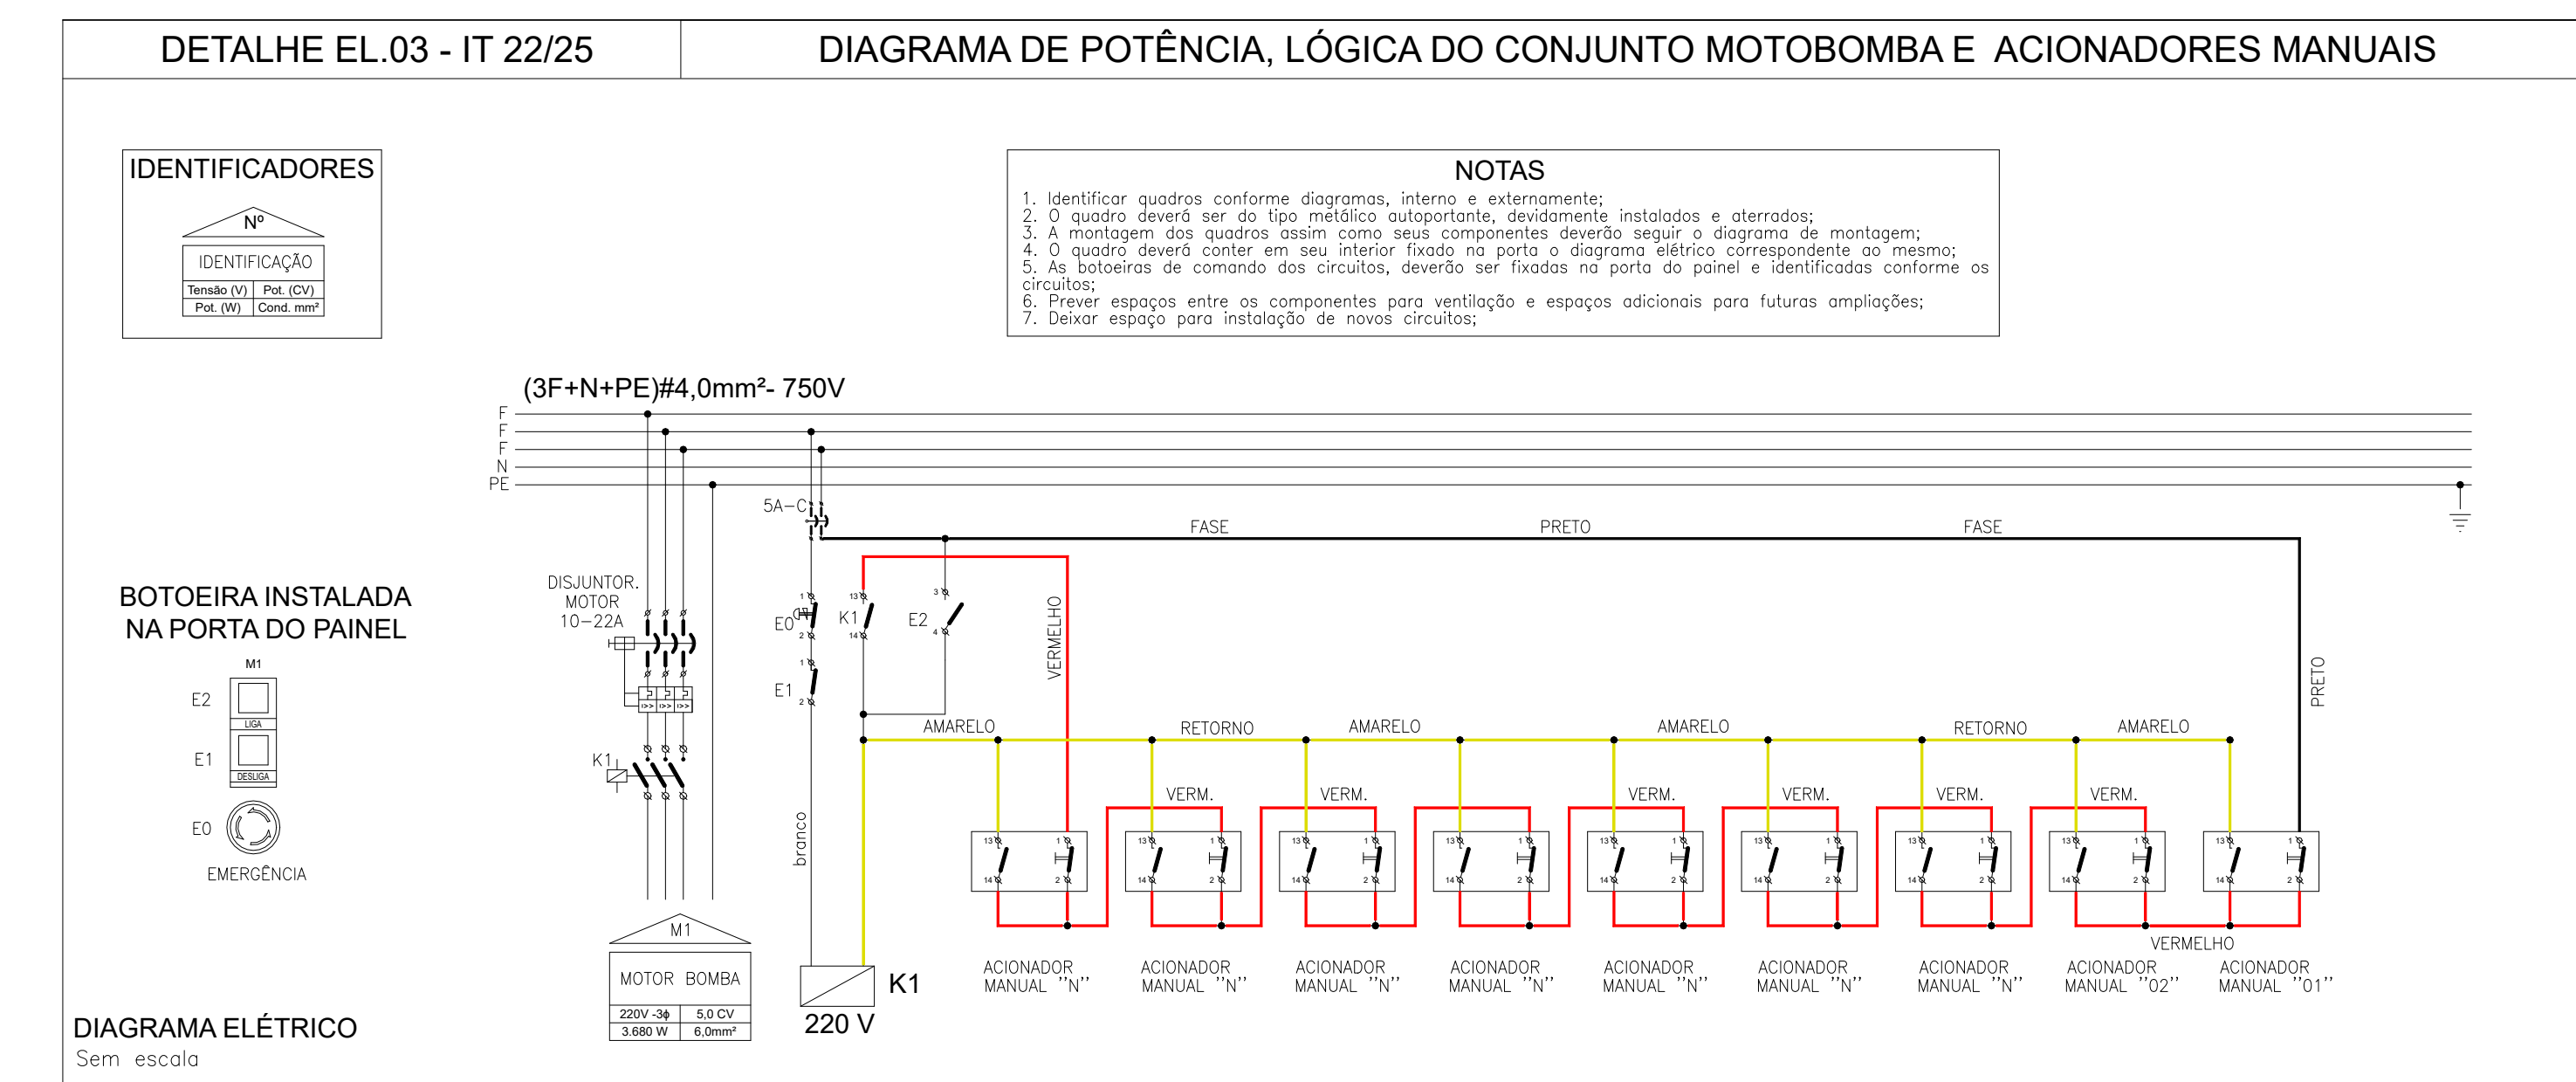
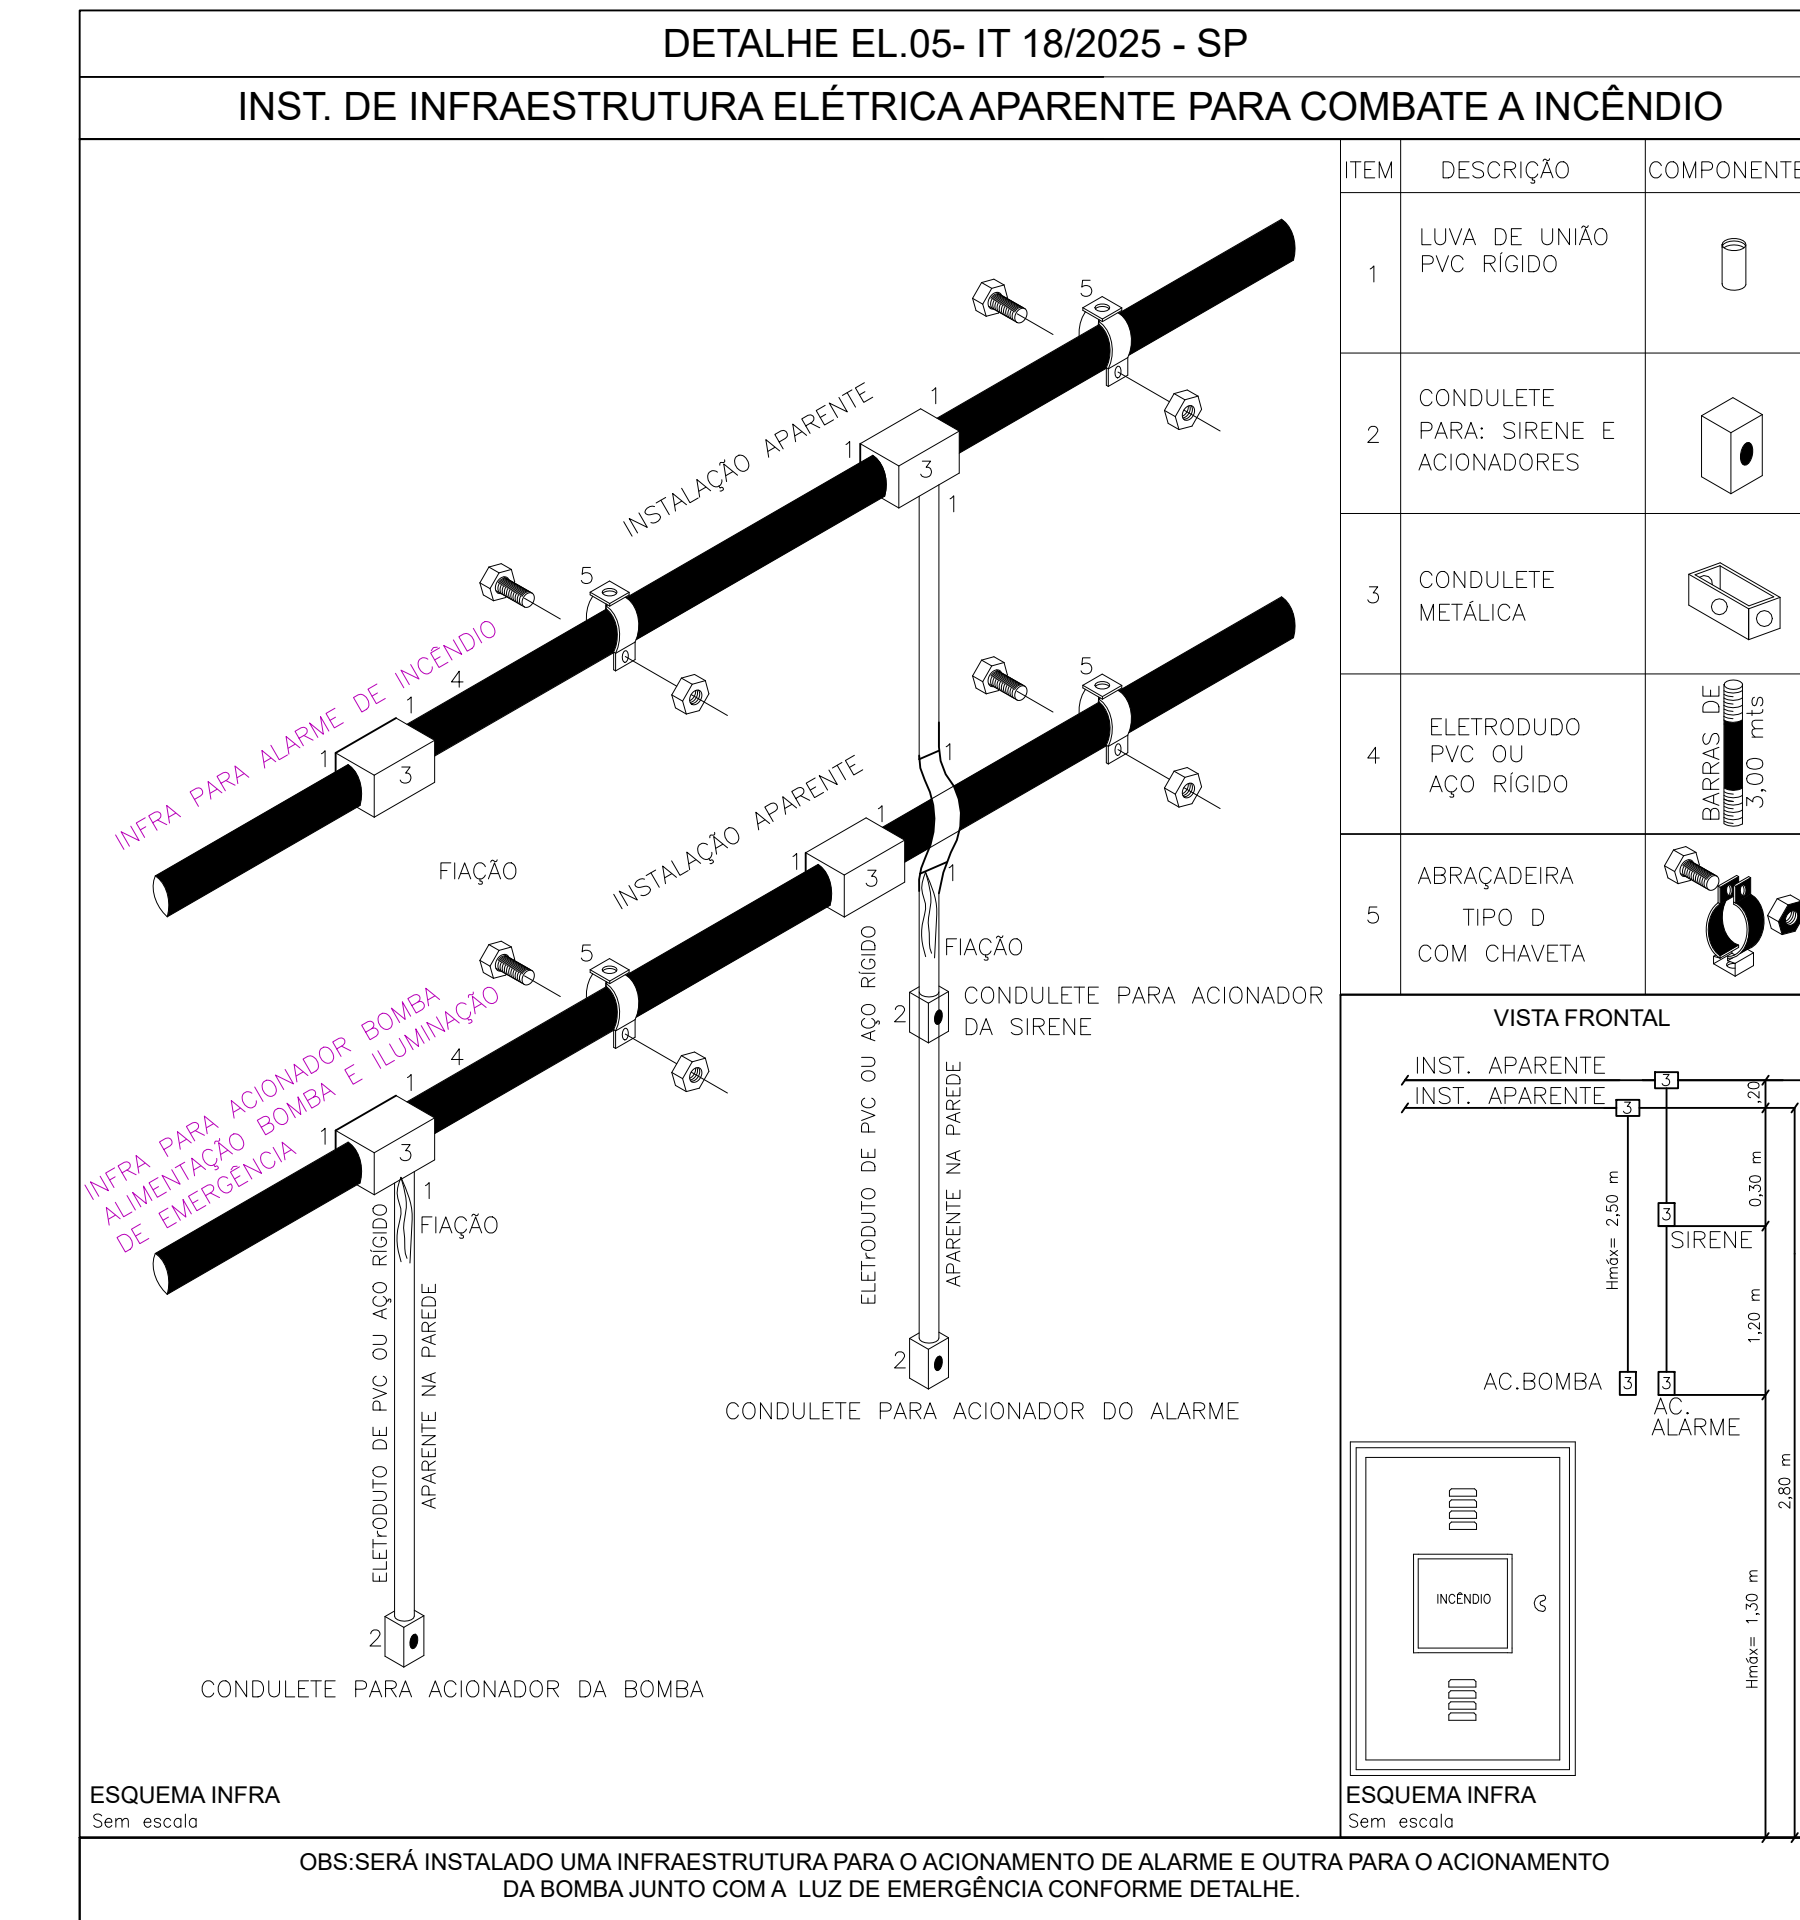
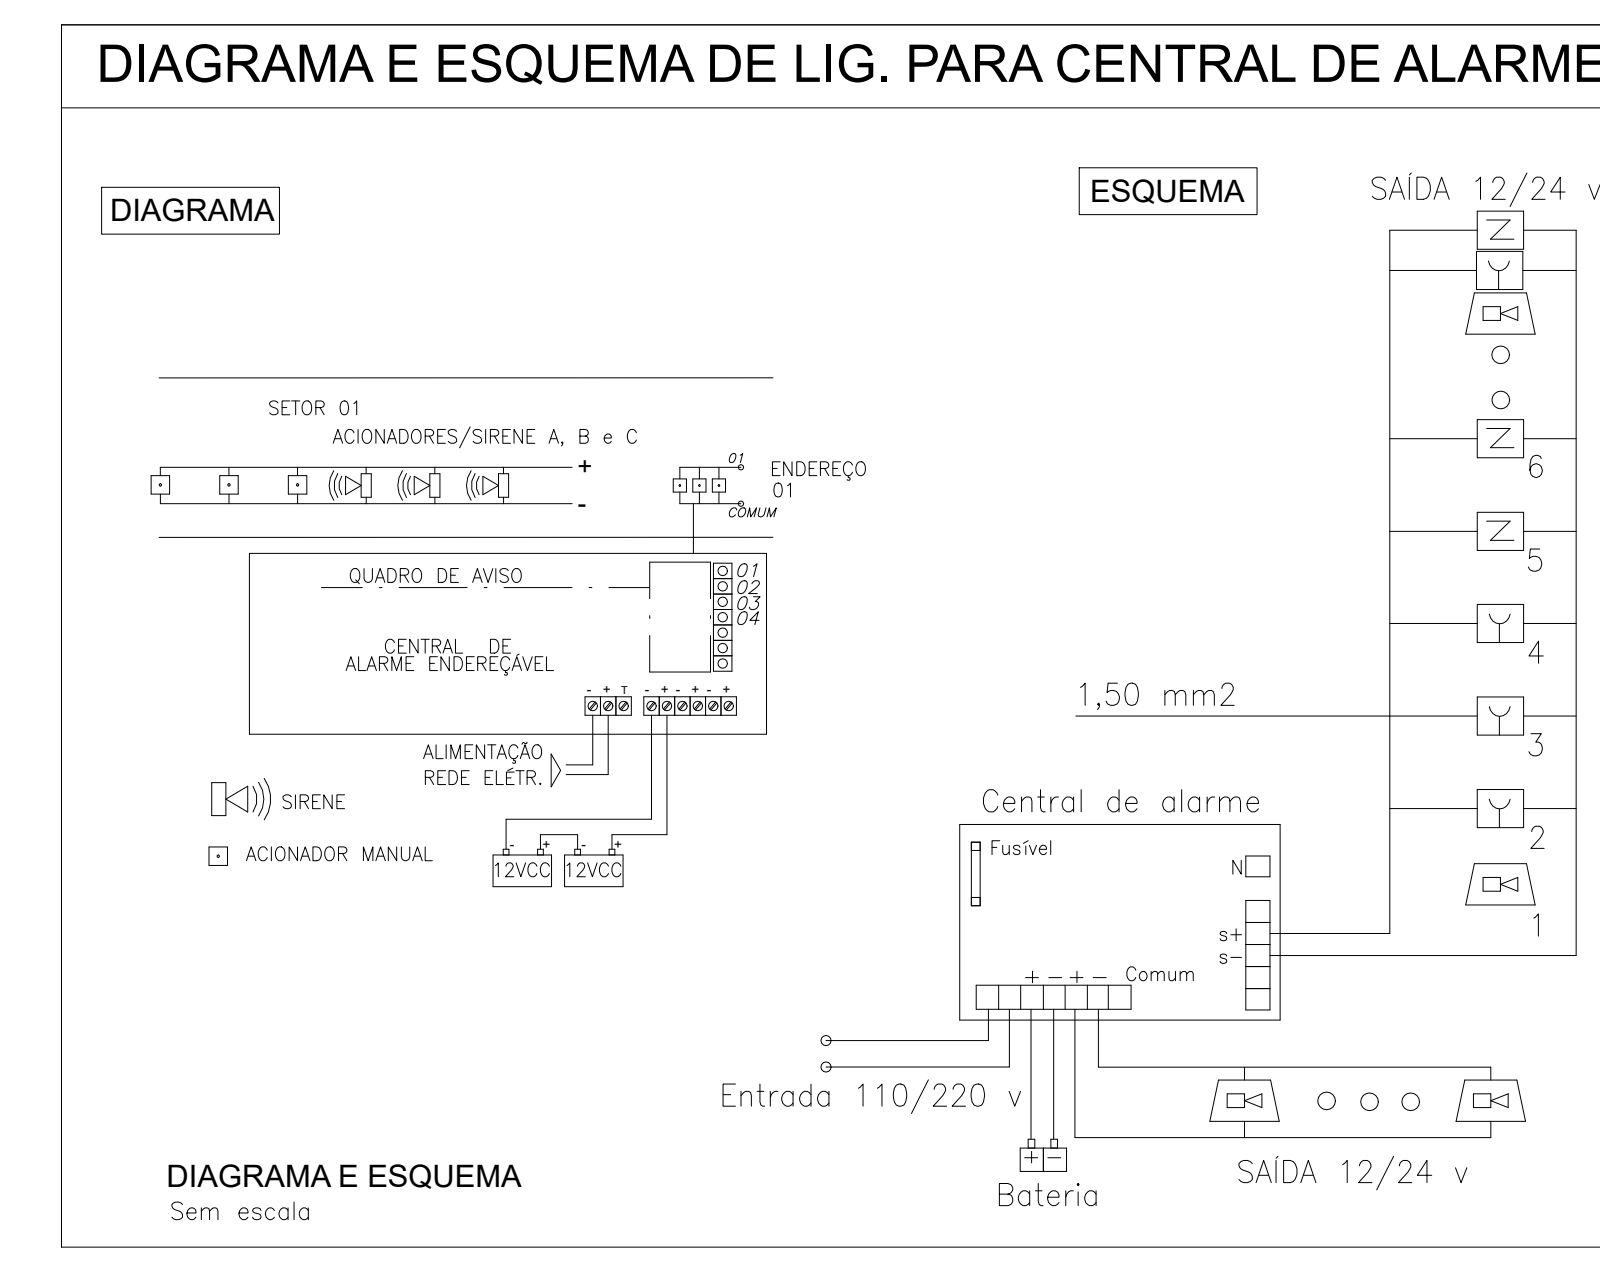
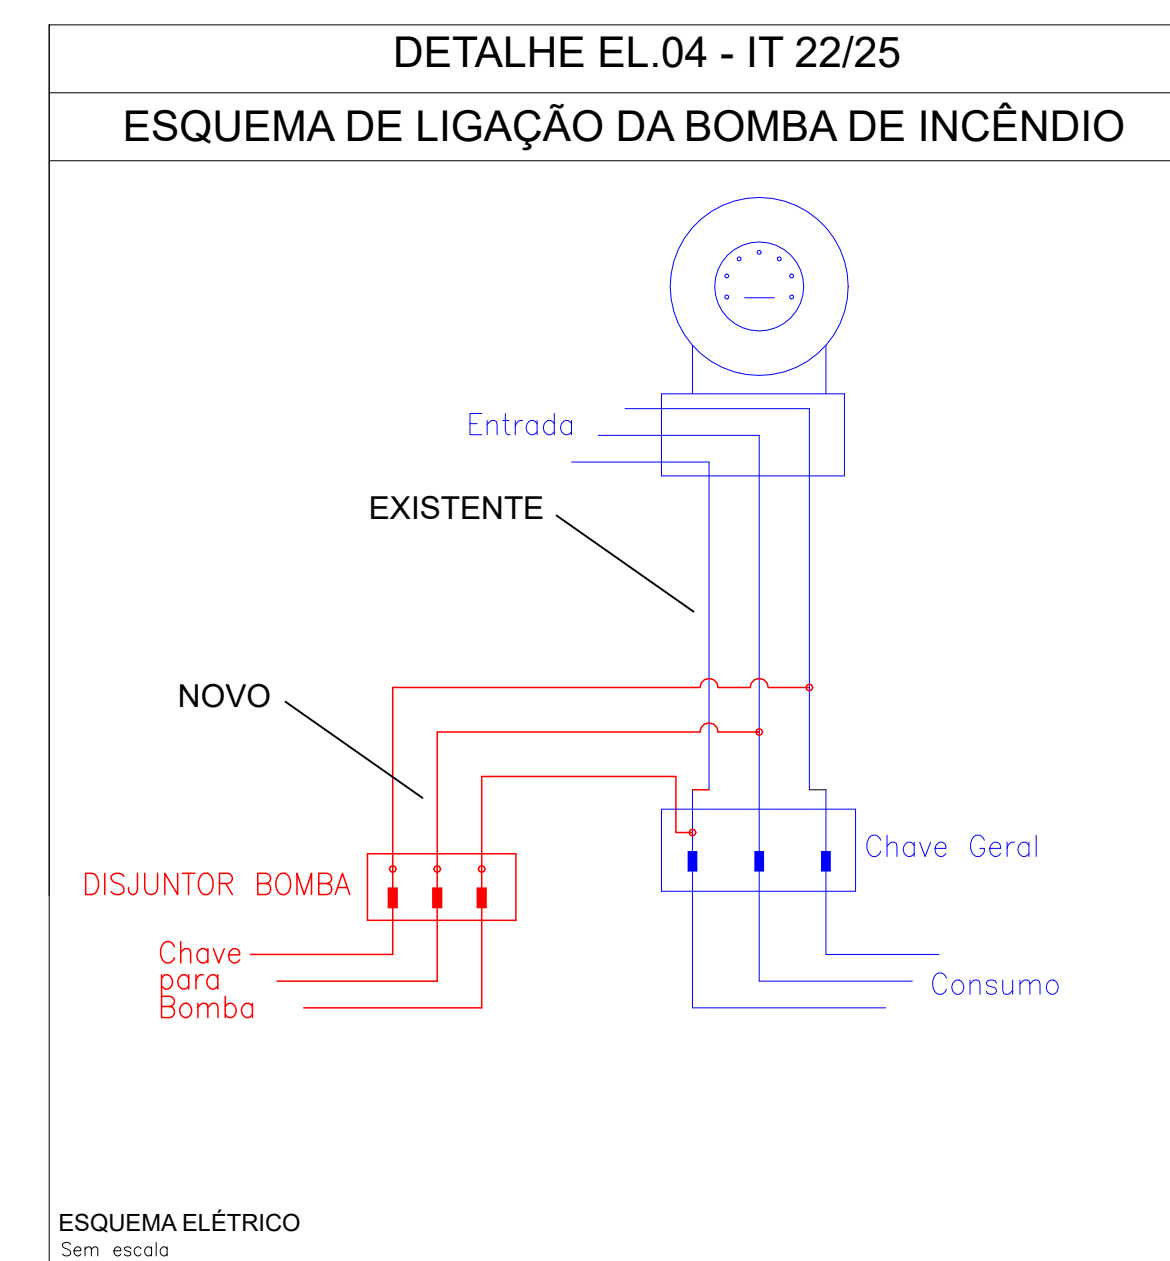


PLANTA BAIXA - CRECHE MUNICIPAL  
ESCALA 1:125

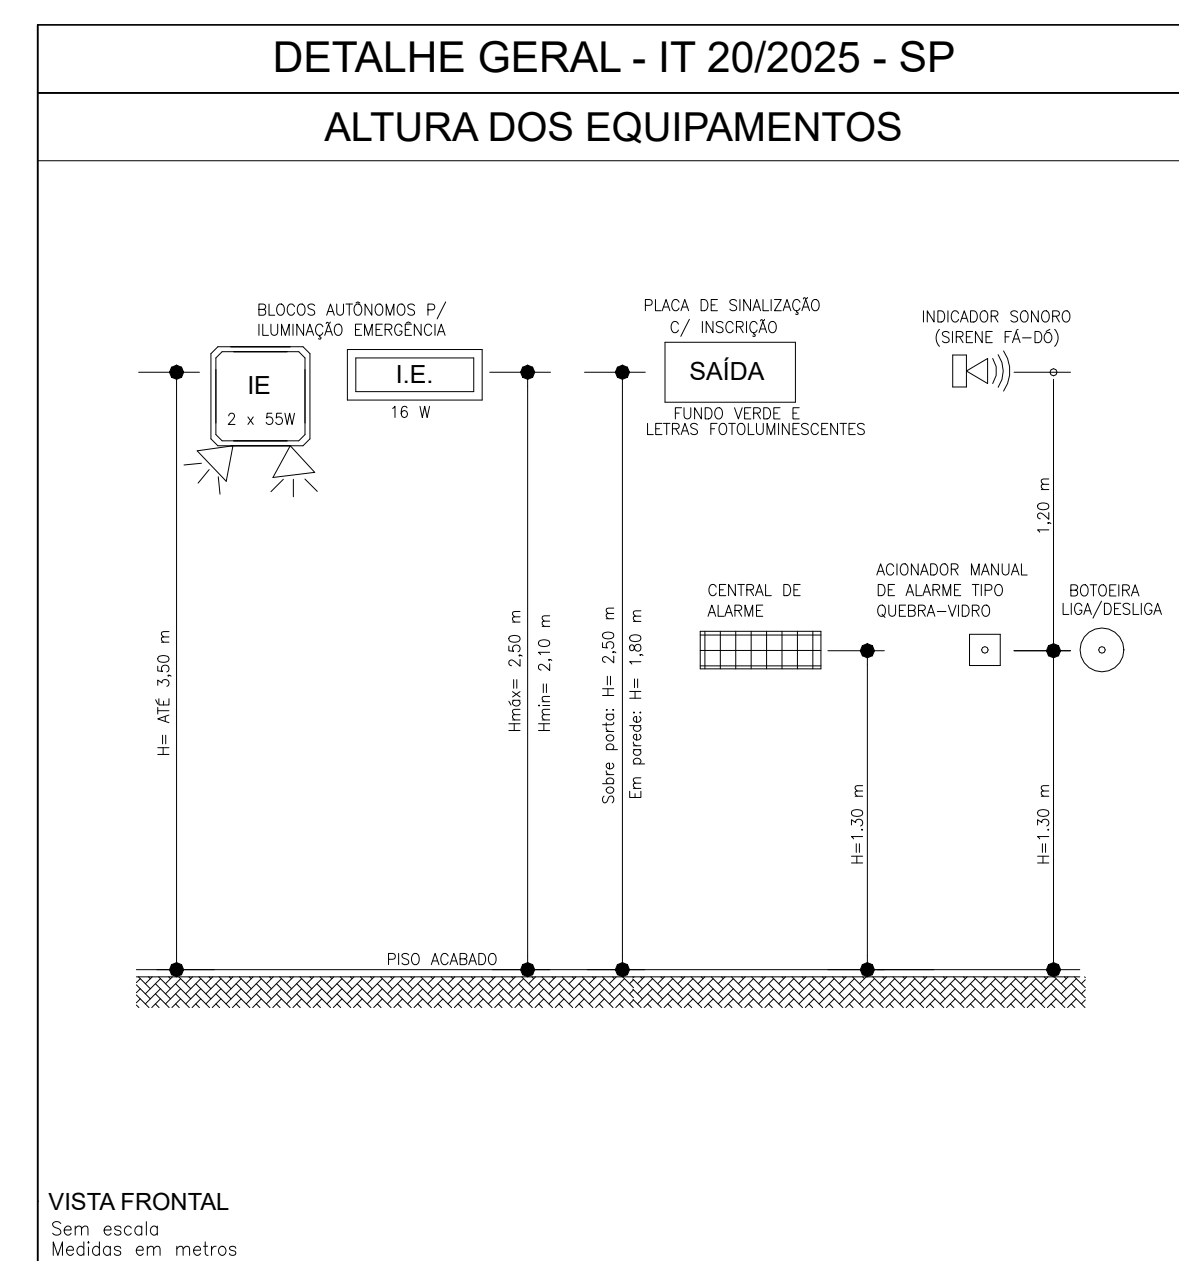

QUADRO DE ÁREAS	
LOCALIZAÇÃO	M2
EDIFICAÇÃO	999,01
ÁREA DO TERRENO	00,00
ÁREA TOTAL DA EDIFICAÇÃO	999,01
ÁREA DE ANÁLISE PARA PROJETO DE PREVENÇÃO E COMBATE A INCÊNDIO	999,01

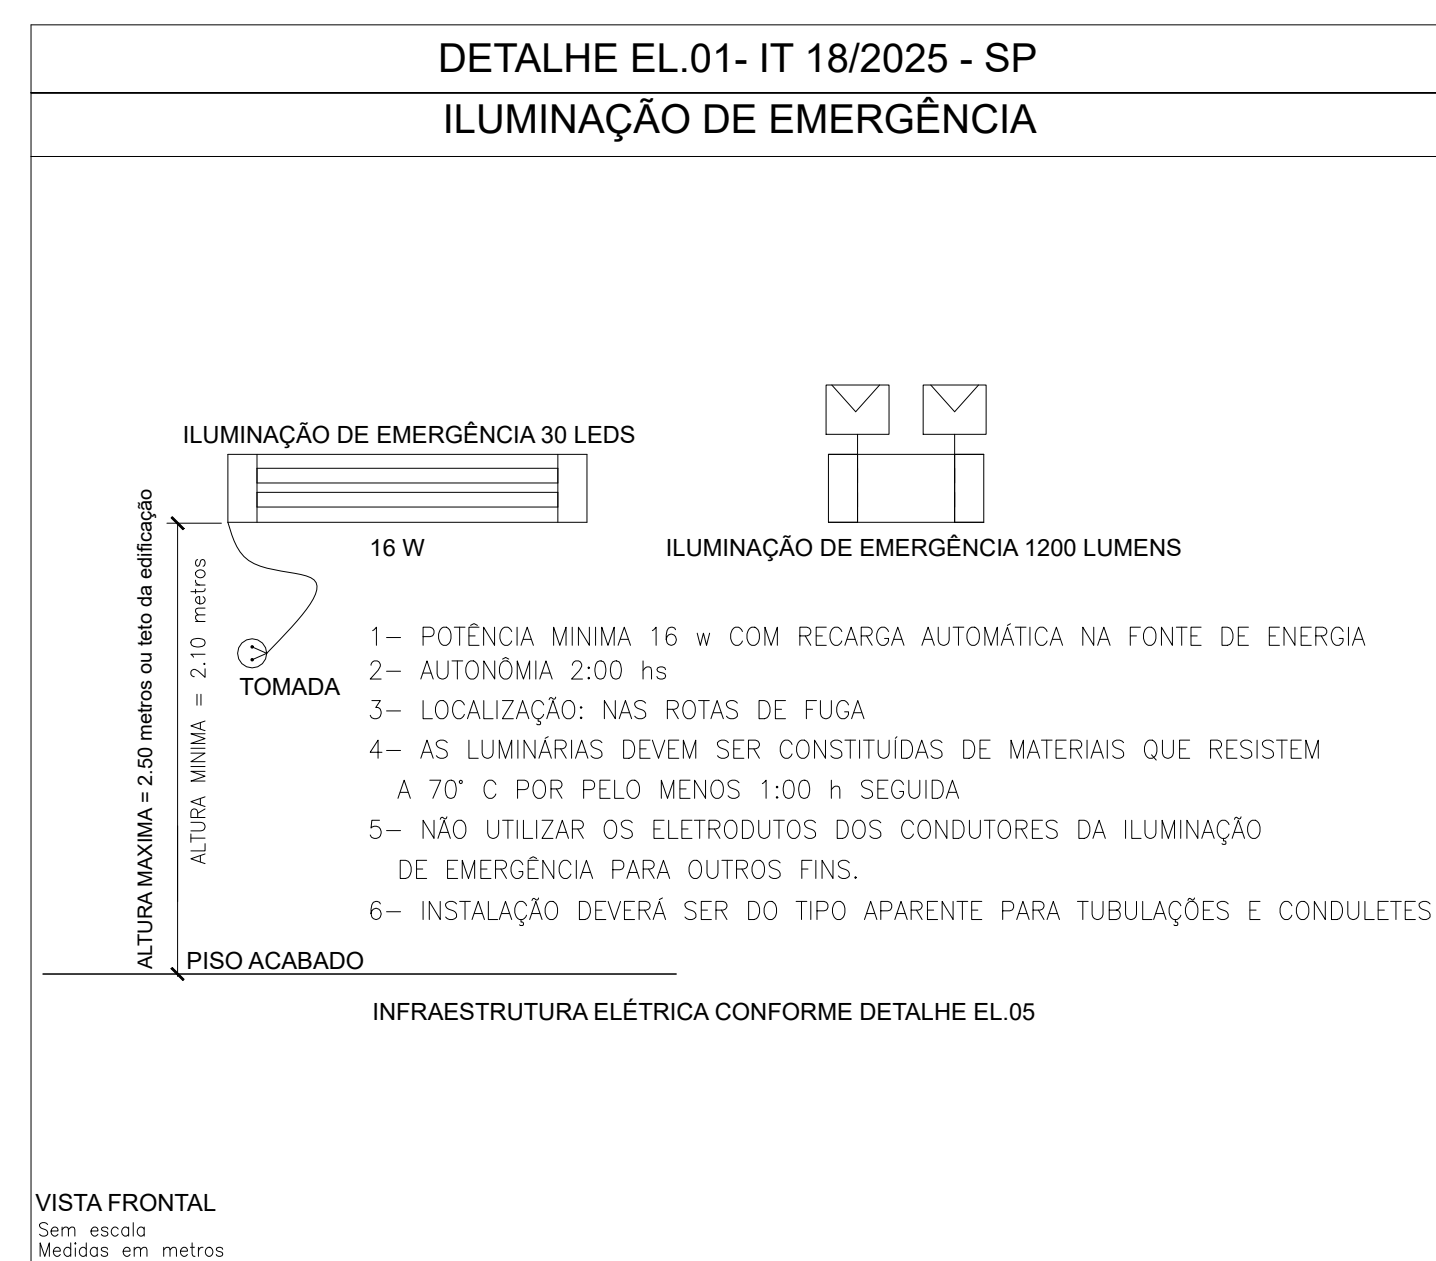

TRAÇADO ELETRODUTO ALARME E BOMBA DE INCÊNDIO	DETALHES
ELETRODUTO FLEXÍVEL ANTICHAMA DIÂMETRO DE 3/4" - ENTERRADA - EM E.A.C. BOMBA	DET. ENV.07 E DET. ELTRO.01
TUBULAÇÃO DE AÇO GALVANIZADO DIÂMETRO DE 3/4" - APARENTE - EM E.A.C. BOMBA	DET. ENV.07 E DET. ELTRO.01
ELETRODUTO FLEXÍVEL ANTICHAMA DIÂMETRO DE 3/4" - ENTERRADA - AL. BOMBA	DET. ENV.07 E DET. ELTRO.01
TUBULAÇÃO DE AÇO GALVANIZADO DIÂMETRO DE 3/4" - APARENTE - AL. BOMBA	DET. ENV.07 E DET. ELTRO.01
ELETRODUTO FLEXÍVEL ANTICHAMA DIÂMETRO DE 3/4" - ENTERRADA - ALARME INCÊNDIO	DET. ENV.07 E DET. ELTRO.01
TUBULAÇÃO DE AÇO GALVANIZADO DIÂMETRO DE 3/4" - APARENTE - ALARME INCÊNDIO	DET. ENV.07 E DET. ELTRO.01

TRAÇADO QUEBRAS E RECOMPOSIÇÃO CIVIS	DETALHES
DEMOLIÇÃO E REPOSIÇÃO DE CALÇADA EM CONCRETO	DET. ENV.07 E DET. ELTRO.01
DEMOLIÇÃO E REPOSIÇÃO DE PISO CERÂMICO	DET. ENV.07 E DET. ELTRO.01
ESCAVAÇÃO MANUAL DE VALA E RECOMPOSIÇÃO	DET. ENV.07 E DET. ELTRO.01

ITENS DE DEMOLIÇÃO E RETIRADA CONTEM ESCAVAÇÃO E RECOMPOSIÇÃO

VIA ENGENHARIA LTDA ME CNPJ: 12.443.265/0001-43

TÍTULO: PROJETO EXECUTIVO DE PREVENÇÃO E COMBATE A INCÊNDIO - PLANTA BAIXA, DIAGRAMAS E DETALHES DAS INSTALAÇÕES ELÉTRICAS

PREFEITURA MUNICIPAL DE TIETÊ - SP

CRECHE MUNICIPAL "PROF. HELENIC PEREIRA JOIA"

R. WALDO DE SAN JUAN - TERRAS DE SANTA MARIA, TIETÊ - SP, 18530-318

TIETÊ - SP

PROJETO EXECUTIVO ENG. ELETRICISTA E SEGURANÇA DO TRABALHO CNPJ: 46.434.996/0001-71

PREFEITURA MUNICIPAL DE TIETÊ CNPJ: 46.434.996/0001-71